


1 Illuminazione - Pianta Piano Interrato

1 : 50


Dispositivi di illuminazione - Pianta Piano Interrato							
Lampada	Tariffa Computo	Blocco di computazione	Produttore	Descrizione	Modalità Operativa	Note	Q.tà
CIL.E08	14.08.12.002	BLOCCO 3	Beghelli	Logica LED	SA		7
CIL.E08	AP-IE.03	BLOCCO 2	Beghelli	Logica LED	SE		14
CIL.L01	AP-IE.07	BLOCCO 2	Disano Illuminazione S.p.A.	842 LED Panel - UGR<19 - CRI=80	NA		4
CIL.P03	14.08.04.006	BLOCCO 2	Disano Illuminazione S.p.A.	927 Echo - bilampada LED - Energy Saving	NA	Scale	32
CIL.P07	AP-IE.05	BLOCCO 2			NA		9
CIL.U12	14.08.12.002	BLOCCO 3	Beghelli	UP LED Bandiera	SA		2
CIL.Y02	NP-ILL.01	BLOCCO 2	Disano Illuminazione S.p.A.	747 - Obolo 2.0	NA		2
CIL.Y04	AP-IE.06	BLOCCO 2	Disano Illuminazione S.p.A.	842 LED Panel - UGR<19 - CRI=80	NA		1

NOTA:

La rappresentazione planimetrica dei corpi illuminanti relativa alle tipologie di cui alla tabeòde di riepilogo è da ritenersi puramente simbolica. Per le caratteristiche tecniche e dimensionali fare riferimento a quanto riportato in computo metrico

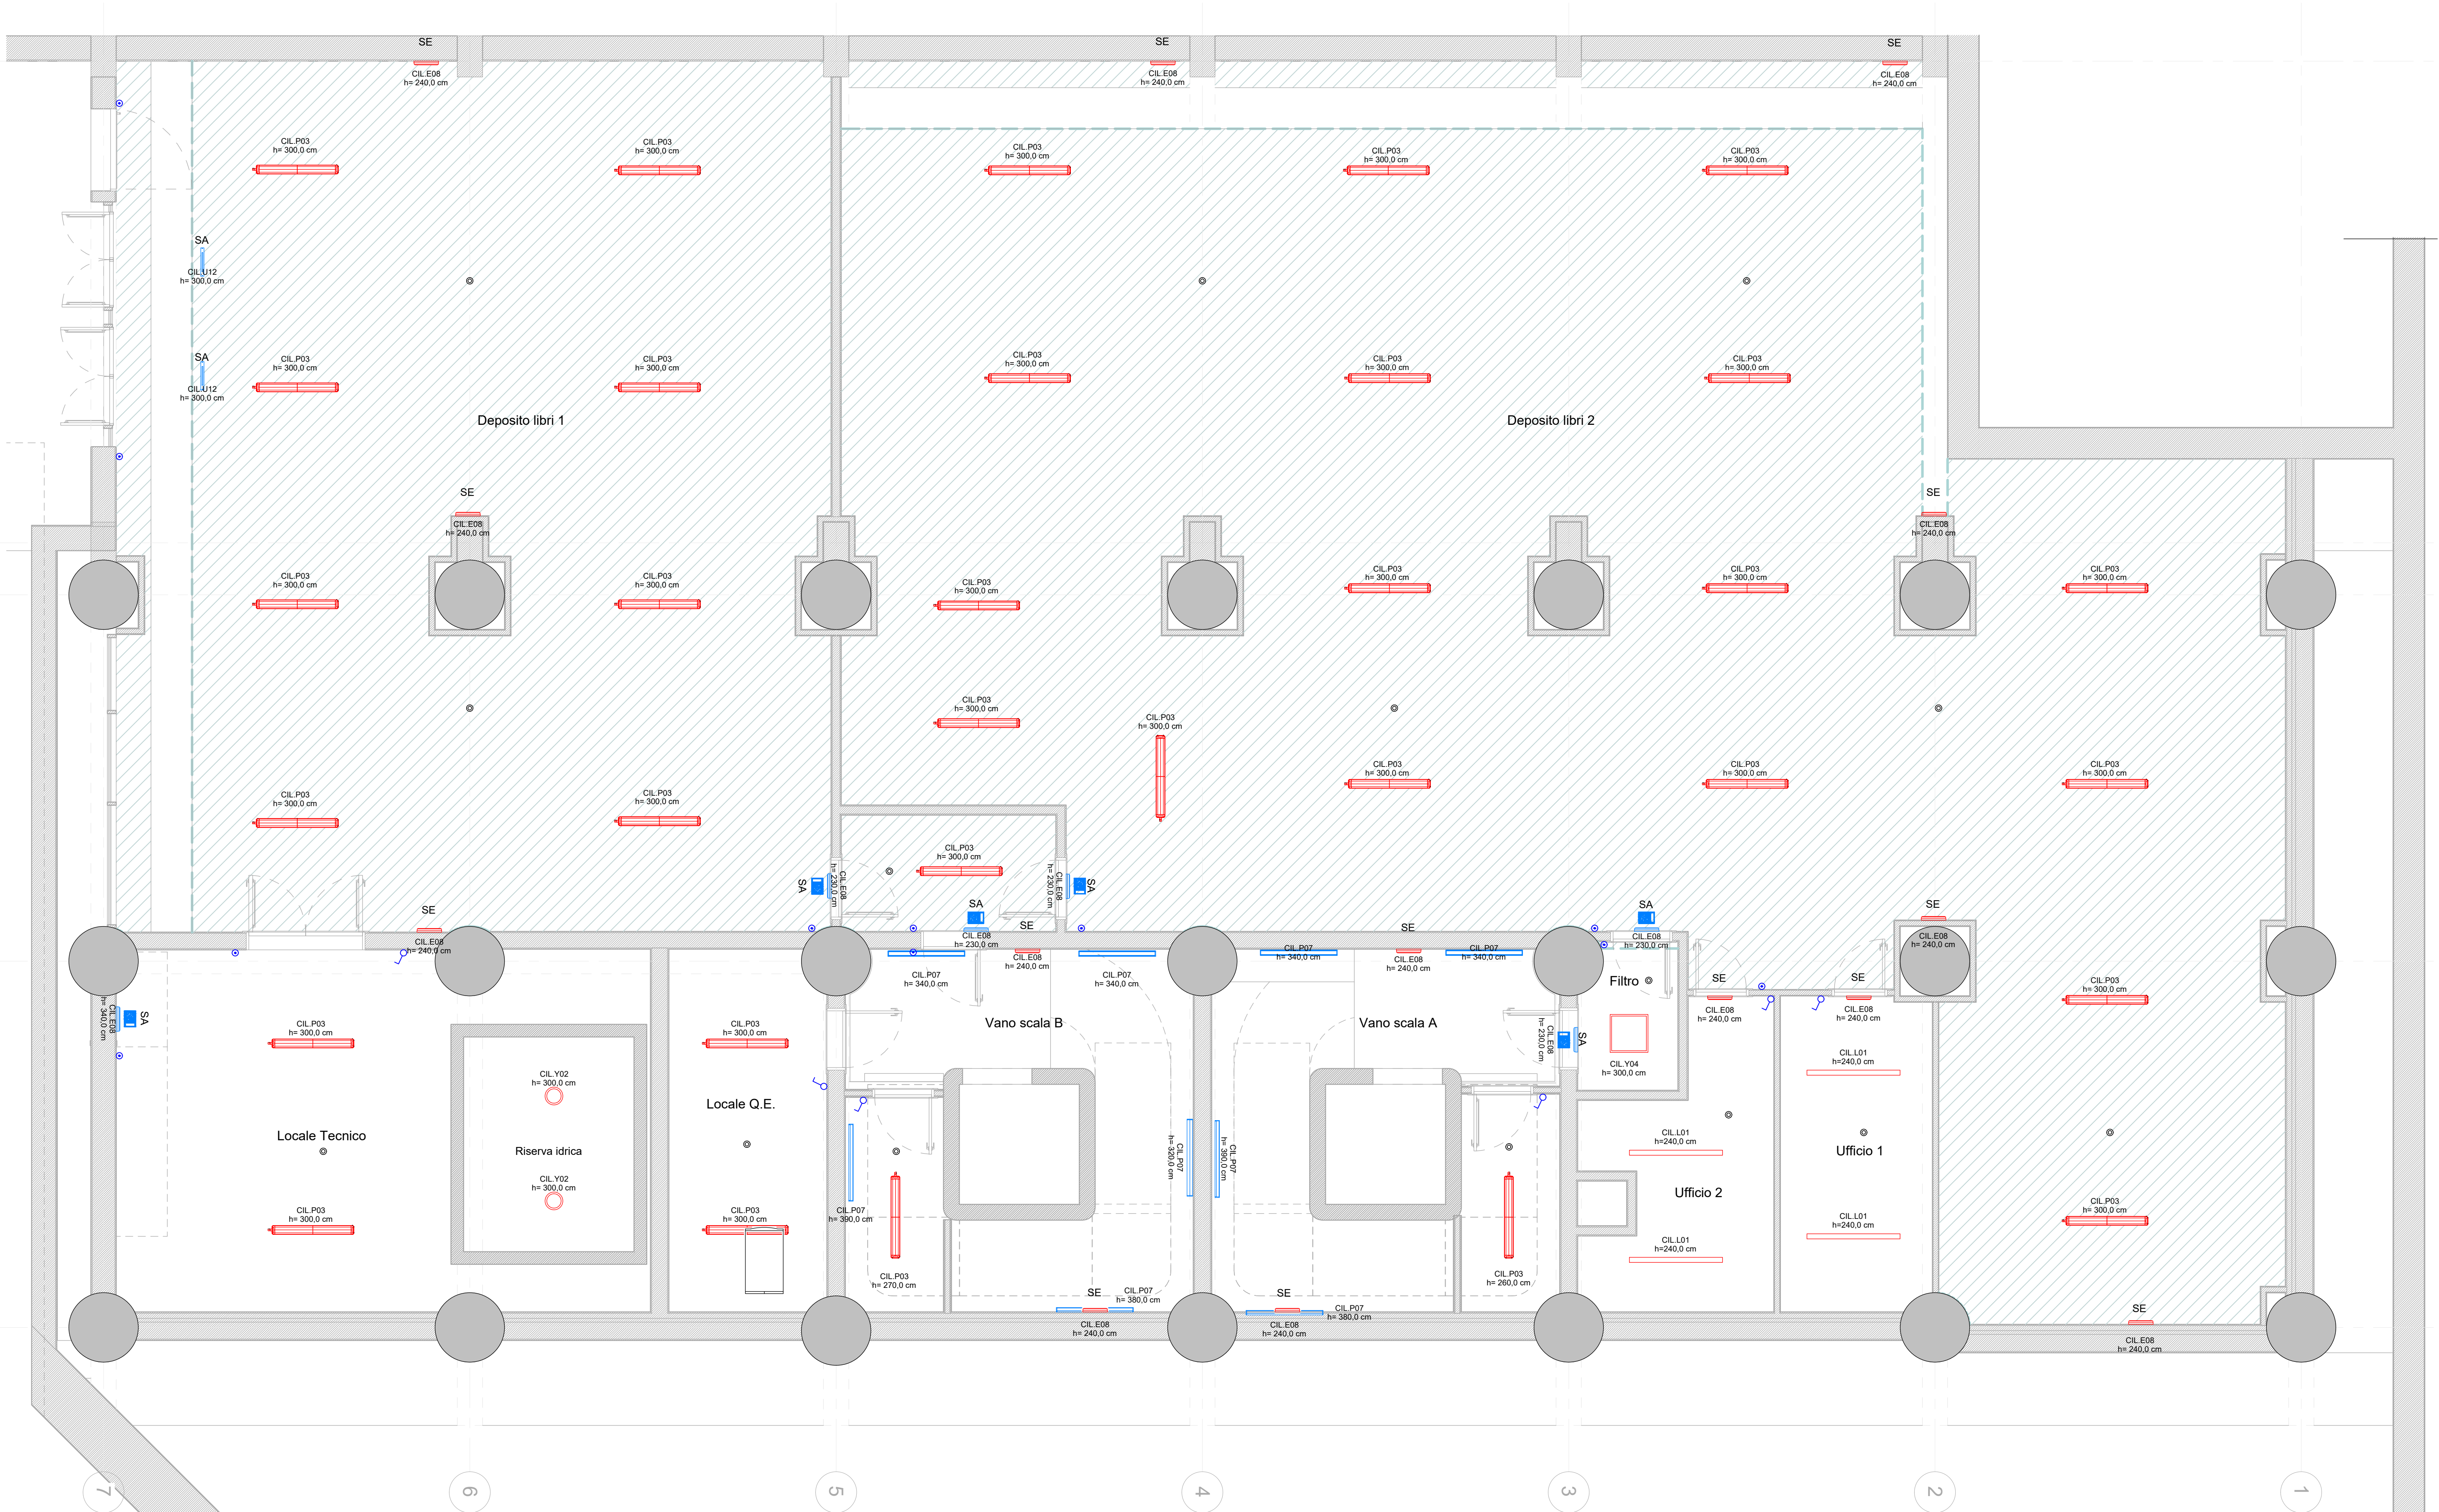

- Apparecchi illuminanti contabilizzati nel blocco 2
- Apparecchi illuminanti contabilizzati nel blocco 3
- Interruttore con pulsantiera tradizionale e interfaccia KNX
- Commutatore con pulsantiera tradizionale e interfaccia KNX
- Pulsante a relè con pulsantiera tradizionale e interfaccia KNX
- Pulsante a relè
- Sensore di presenza

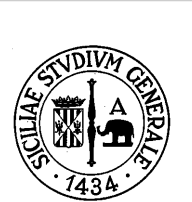

UNIVERSITA' DEGLI STUDI DI CATANIA  
Area della Progettazione, dello Sviluppo Edilizio e della Manutenzione

Via Antonino di Sargliano, 257  
95131 Catania  
TEL. +39 095 7307850

RUP  
Ing. Giovanni Luca IACONA

### Progettazione Esecutiva dei lavori di Rifunionalizzazione di Palazzo Boscarino sede del Dipartimento di Giurisprudenza, Via Gallo 24, Catania

#### PROGETTO ESECUTIVO


IMPRESE

Capogruppo mandataria:  
**manelli**  
MANELLI IMPRESA s.r.l.  
Via Clemente Cancelli, 11  
70043 - Monopoli (BA)  
+39 080 747620  
custom@manelli.eu


Mandataria:  
**infratech**  
INFRA-TECH  
CONSORZIO STABILE s.c.a.r.l.

Impresa indicata:  
**Cogitech**  
COGITECH s.r.l.  
Via Indaco, 23  
95129 - Catania (CT)  
+39 095 8194100


PROGETTISTI



Corso Stati Uniti, 45  
10129 Torino, Italia  
P.IVA n. 0862110017  
TEL. +39 011 086040  
MAIL: info@politecnica-europa.com



RESP. PROG. EDILE - ARCHITETTONICO  
Ing. Luca Massimo GIACOSA



RESP. PROG. STRUTTURALE  
Ing. Luca Massimo GIACOSA

RESP. PROG. IMPIANTI MECCANICI  
Ing. Pietro PUTETTO

RESP. PROG. IMPIANTI ELETTRICI  
Ing. Pietro PUTETTO

COORDINAMENTO SICUREZZA IN PROGETTAZIONE  
Ing. Luca Massimo GIACOSA

CONSULENTI  
COORDINAMENTO PROGETTO  
Ing. Maurizio FERRERI

GESTIONE BIM  
Arch. Greta LUCIBELLO

PROGETTO EDILE - ARCHITETTONICO  
Arch. Clara GHIONE

PROGETTO STRUTTURALE  
Ing. Francesco BROSSA

PROGETTO IMPIANTI MECCANICI  
Ing. Fabrizio ORIGLIA

PROGETTO IMPIANTI ELETTRICI  
Ing. Fabrizio ORIGLIA

ELETTRICO


oggetto  
Illuminazione - Pianta Piano Interrato

430  
scala  
1:50

elaborato  
**ES\_2.EL.PNT09**  
cod. commessa interna

rev.  
**04**

PRJ20213\_ES\_2.EL.PNT09\_04.dwg



04	Ricevuto rapporto di Validazione del 15/09/2023	08/10/2023	FBO	FBO	PPU
03	Ricevuto comunicazione APSEMa del 21/07/2023	29/07/2023	FBO	FBO	PPU
02	Ricevuto rapporto di Validazione del 05/03/2023	20/04/2023	FBO	FBO	PPU
01	Emissione e Seguito Note APSEMa al 02/02/2023	07/02/2023	FBR	FBR	LMS
REV	DESCRIZIONE	DATA	REDATTO	VERIFICATO	APPROVATO