



1 Illuminazione - Pianta Piano Secondo
1 : 50

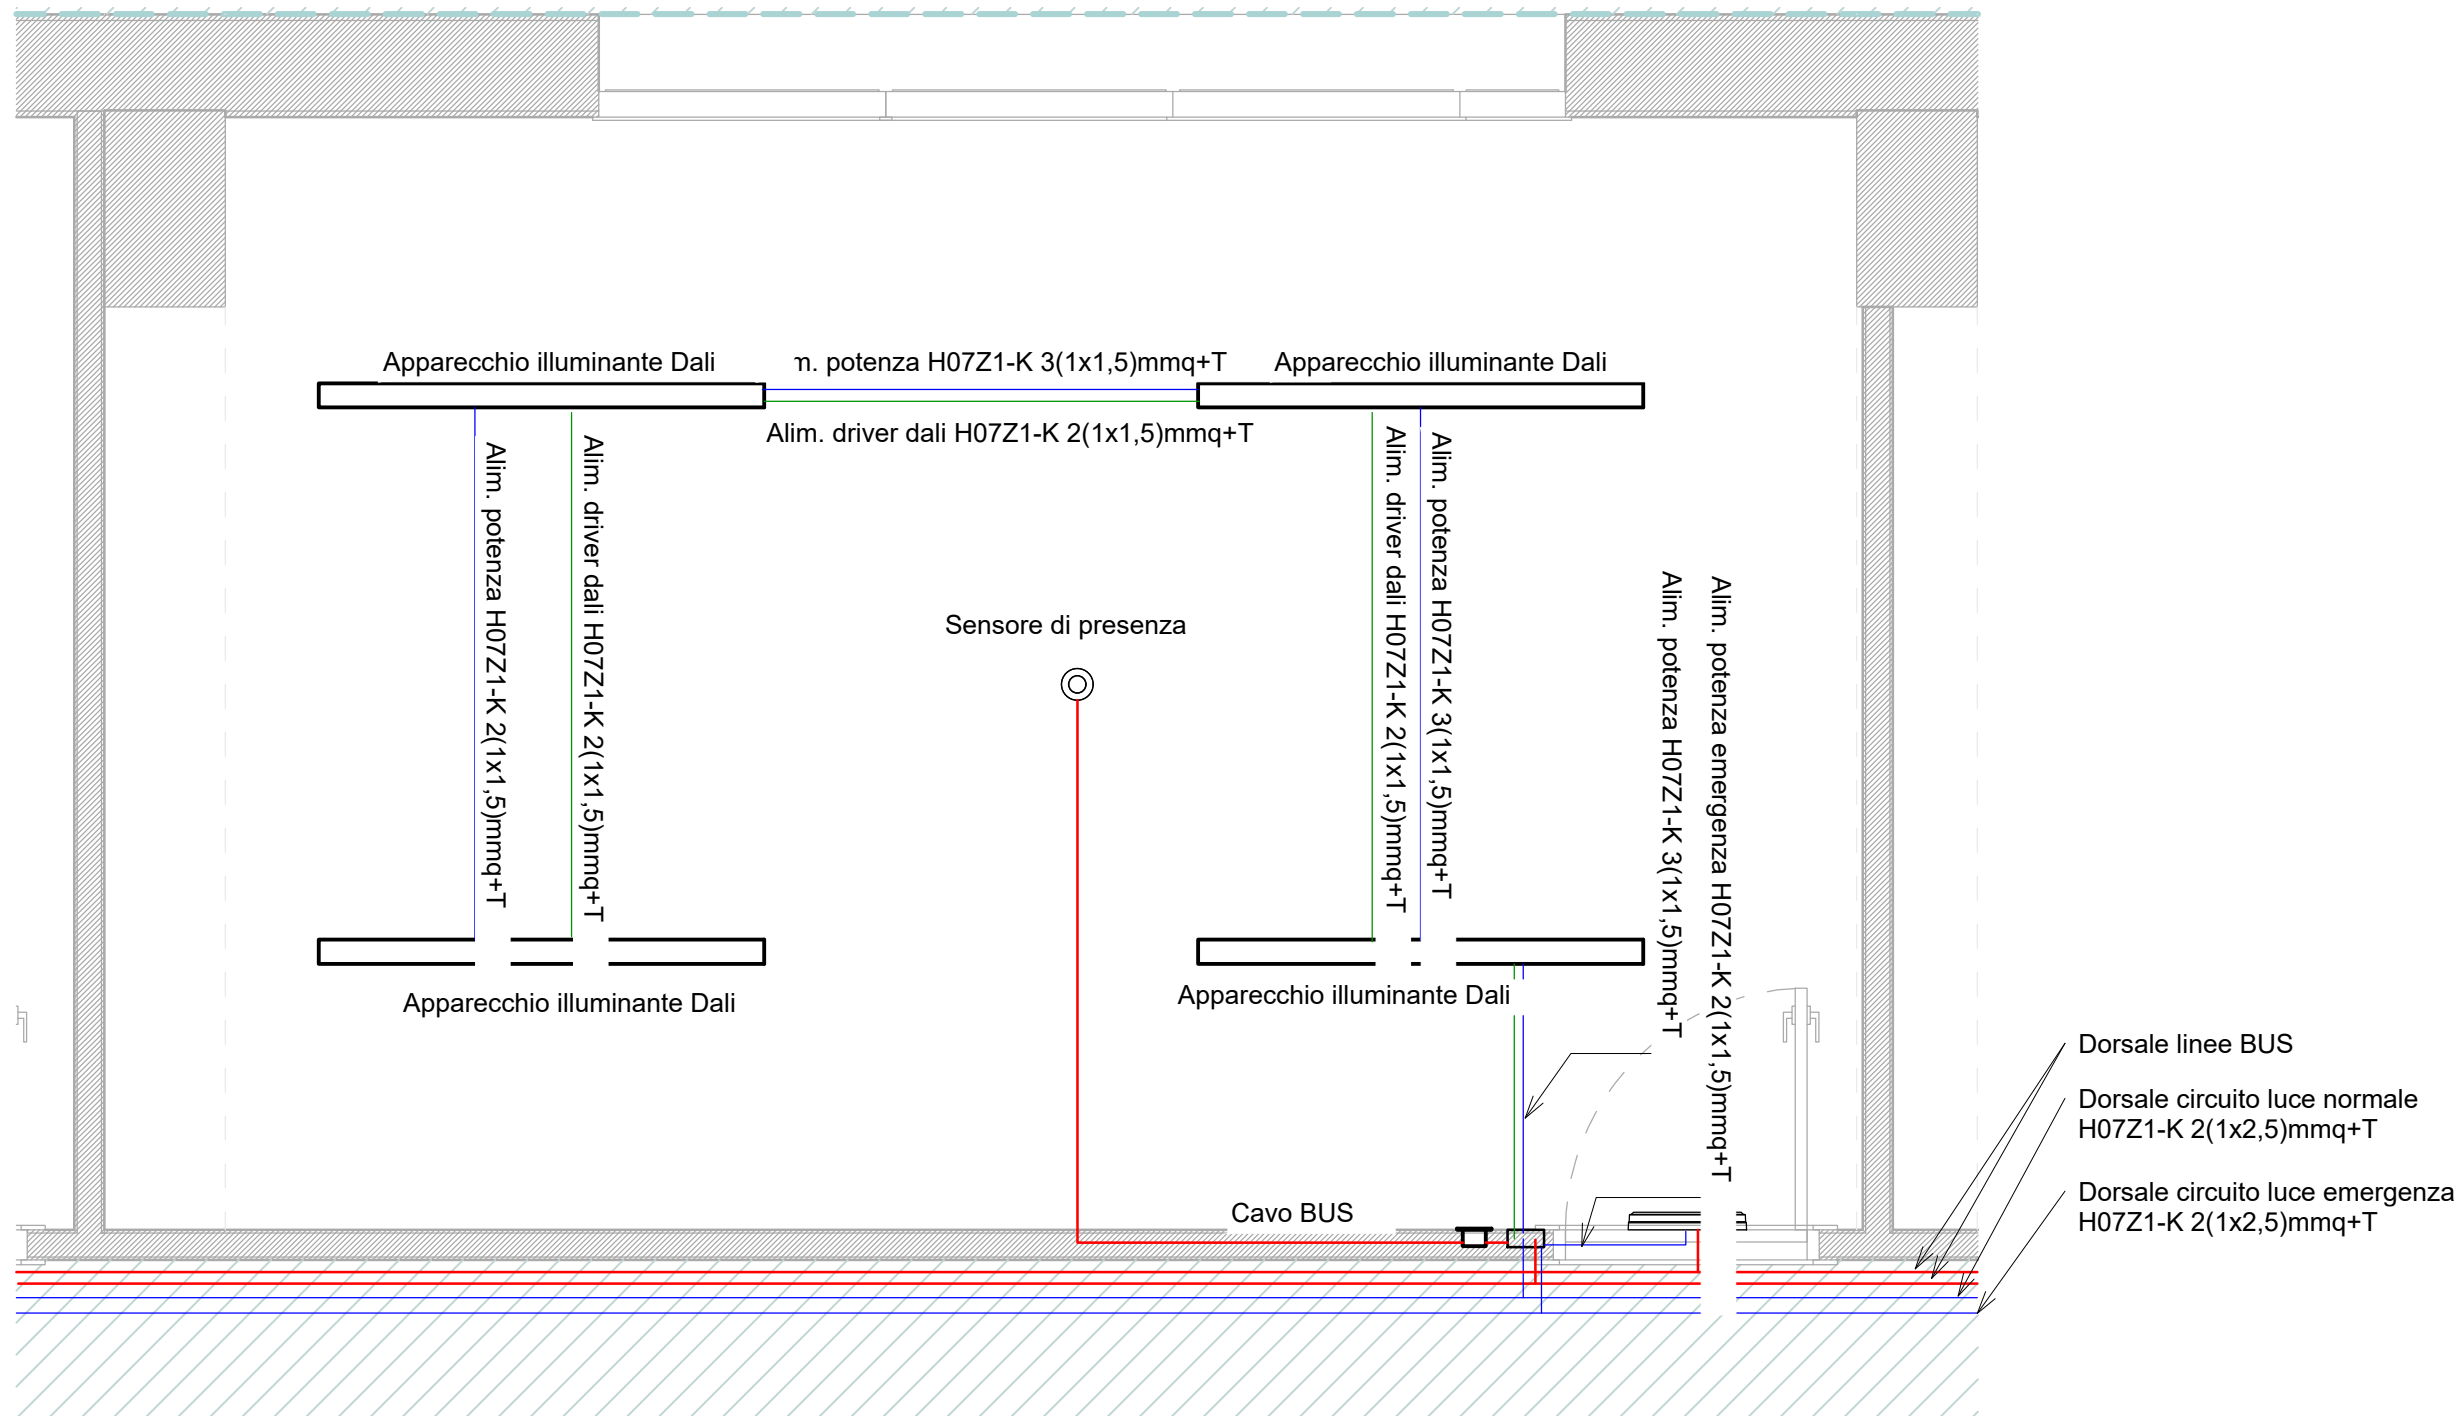

2 Particolare distribuzione impianto di illuminazione
1 : 25

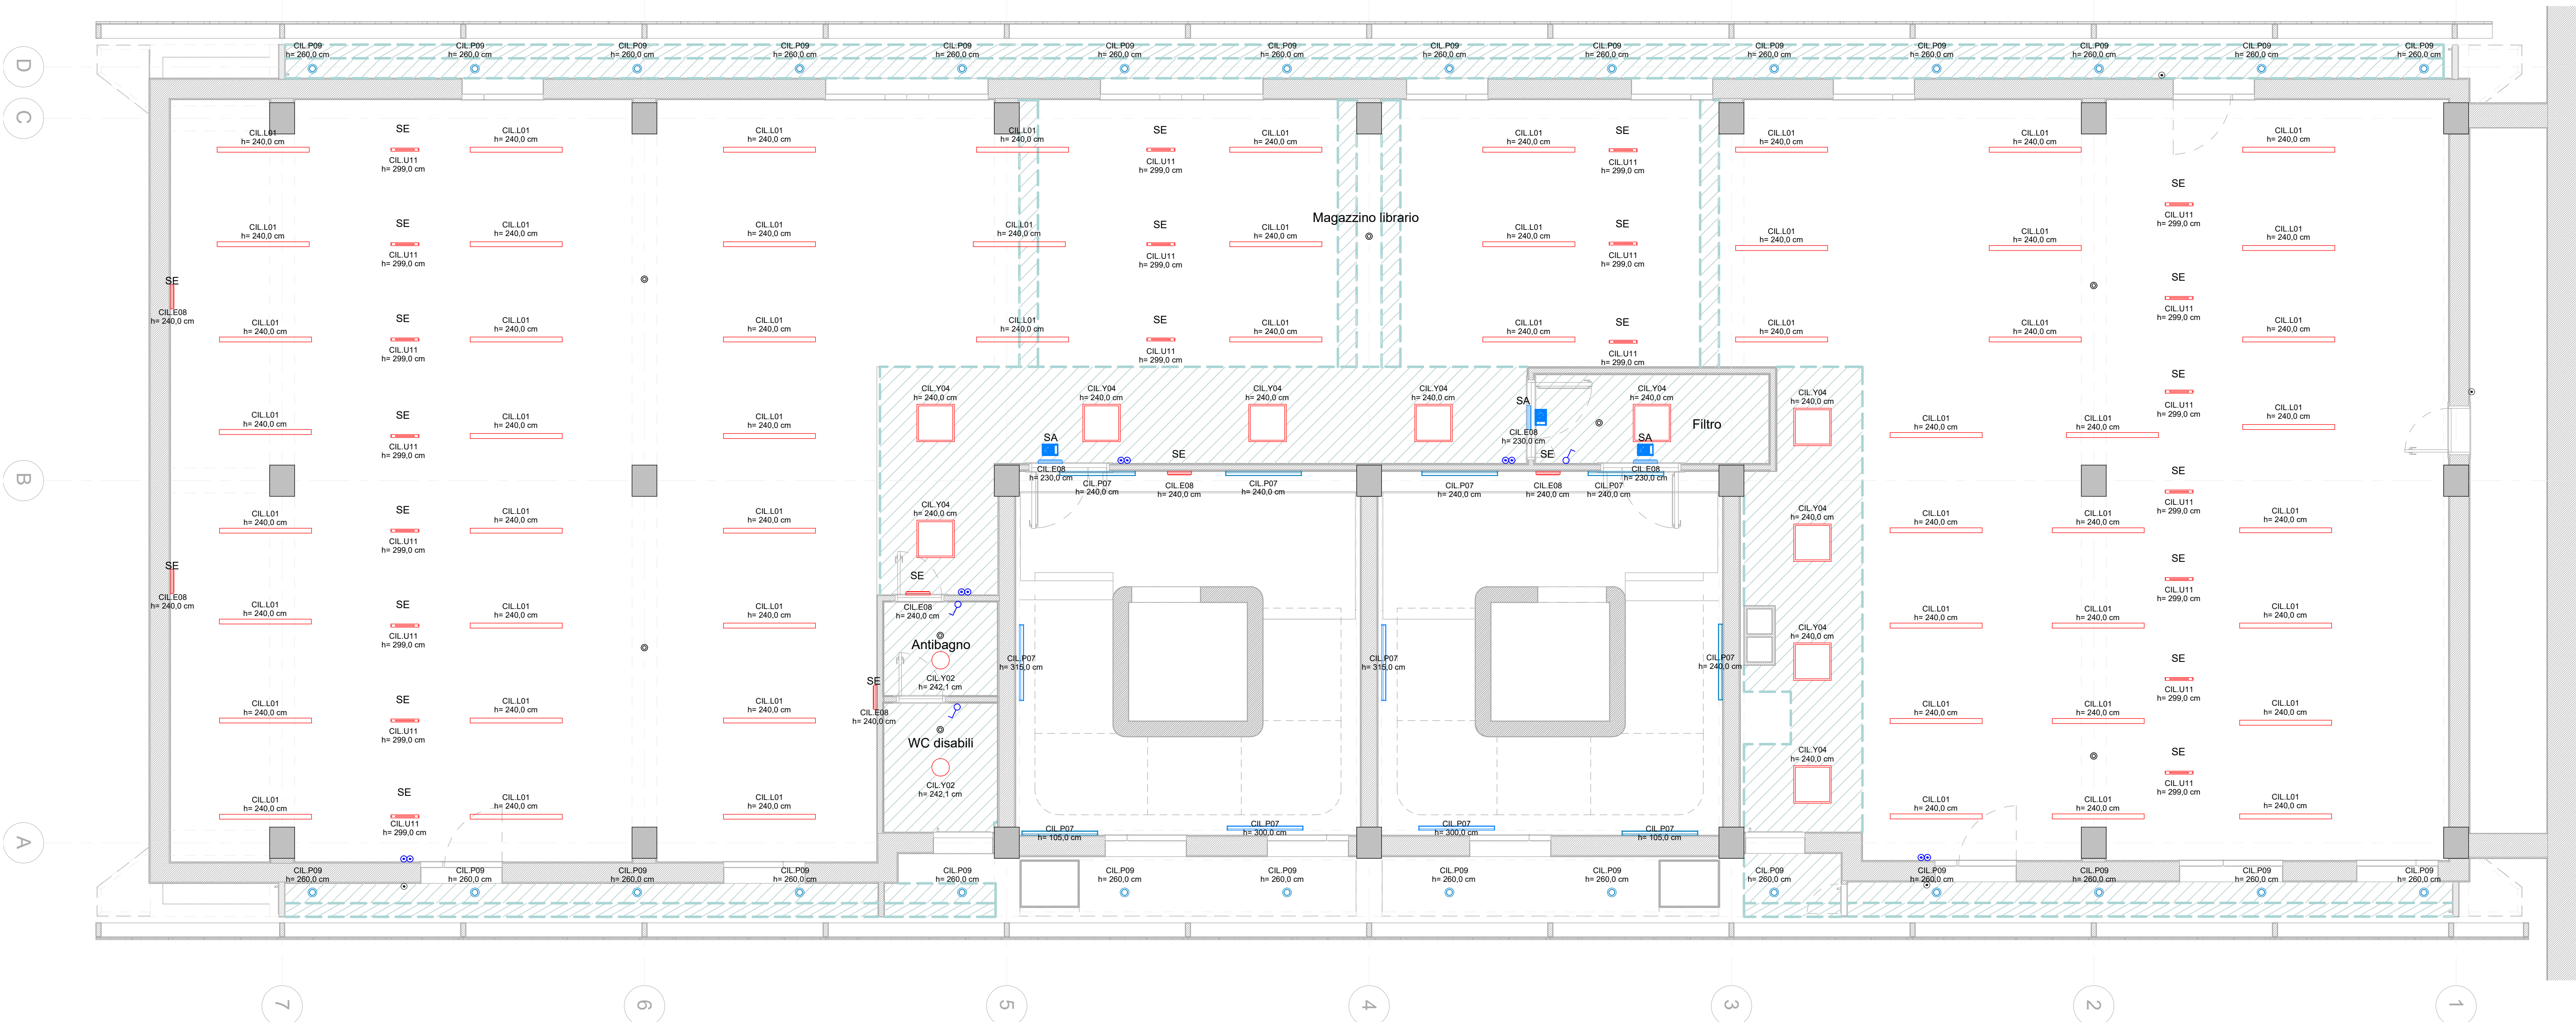

Dispositivi di illuminazione - Pianta Piano secondo							
Lampada	Tariffa Computo	Blocco di computazione	Produttore	Descrizione	Modalità Operativa	Note	Q.tà
CIL E08	14.08.12.002	BLOCCO 3	Beghelli	Logica LED	SA		3
CIL E08	AP-E.03	BLOCCO 2	Beghelli	Logica LED	SE		6
CIL L01	AP-E.06	BLOCCO 2	Disano Illuminazione S.p.A.	842 LED Panel - UGR<19 - CRI=80	NA		57
CIL P07	AP-E.05	BLOCCO 2			NA	Scale	11
CIL P09	14.01.01.002	BLOCCO 3		Predisposizione punto Luce	NA	Intercapsadine Doppia Pelle	28
CIL U11	AP-E.03	BLOCCO 2	Beghelli	UP LED Bandiera	SE		21
CIL Y02	NP.ILL.01	BLOCCO 2	Disano Illuminazione S.p.A.	747 - Obliò 2.0	NA		2
CIL Y04	AP-E.06	BLOCCO 2	Disano Illuminazione S.p.A.	842 LED Panel - UGR<19 - CRI=80	NA		10

NOTA:

La rappresentazione planimetrica dei corpi illuminanti relativa alle tipologie di cui alla tabeòde di riepilogo è da ritenersi puramente simbolica. Per le caratteristiche tecniche e dimensionali fare riferimento a quanto riportato in computo metrico

- Apparecchi illuminanti contabilizzati nel blocco 2
- Apparecchi illuminanti contabilizzati nel blocco 3
- Interruttore con pulsantiera tradizionale e interfaccia KNX
- Commutatore con pulsantiera tradizionale e interfaccia KNX
- Pulsante a relè con pulsantiera tradizionale e interfaccia KNX
- Pulsante a relè
- Sensore di presenza

UNIVERSITA' DEGLI STUDI DI CATANIA
Area della Progettazione, dello Sviluppo Edilizio e della Manutenzione
Via Antonino di Sanguineto, 257
95131 Catania
TEL. +39 095 7307950
RUP
Ing. Giovanni Luca IACONA

Progettazione Esecutiva dei lavori di Rifunionalizzazione di Palazzo Boscarino sede del Dipartimento di Giurisprudenza, Via Gallo 24, Catania

PROGETTO ESECUTIVO

IMPRESE

Capogruppo mandataria:
manelli
MANELLI IMPRESA s.r.l.
Via Clemente Canali, 11
70043 - Monopoli (BA)
+39 080 741628
custom@manelli.itv

Mandataria:
infraTECH
INFRA TECH
CONSORZIO STABILE s.c.a.r.l.

Impresa indicata:
Cogitech
COGITECH s.r.l.
Via Indaco, 23
95129 - Catania (CT)
+39 095 8194100

PROGETTISTI

Politecna
Europa
CONSORZIO STABILE s.c.a.r.l.
Corso Stati Uniti, 45
10129 - Torino, Italia
P.IVA/C.C. 066211017
TEL. +39 011 0180040
MAIL: info@politecna-europa.com

RESPONSABILI PROGETTO
RESPONSABILE INTEGRAZIONE PRESTAZIONI SPECIALISTICHE
Ing. Luca Massimo GIACOSA
RESP. PROG. EDILE - ARCHITETTONICO
Ing. Luca Massimo GIACOSA

RESP. PROG. STRUTTURALE
Ing. Luca Massimo GIACOSA
RESP. PROG. IMPIANTI MECCANICI
Ing. Pietro PUTETTO
RESP. PROG. IMPIANTI ELETTRICI
Ing. Pietro PUTETTO
COORDINAMENTO SICUREZZA IN PROGETTAZIONE
Ing. Luca Massimo GIACOSA

CONSULENTI
COORDINAMENTO PROGETTO
Ing. Maurizio FERRERI
GESTIONE BIM
Arch. Oreste LUCIBELLO
PROGETTO EDILE - ARCHITETTONICO
Arch. Clara GHIONE
PROGETTO STRUTTURALE
Ing. Francesco BROSSA
PROGETTO IMPIANTI MECCANICI
Ing. Fabrizio ORIOGLIA
PROGETTO IMPIANTI ELETTRICI
Ing. Fabrizio BORDA

ELETTRICO

oggetto
Illuminazione - Pianta Piano Secondo

433 ES_2.EL.PNT12_04
scale 1:50
cod. commessa interna
PRJ2013_ES_2.EL.PNT12_04.dwg

04	Riscontro rapporto di Validazione del 15/09/2023	08/10/2023	FBO	FBO	PPU
03	Riscontro comunicazione APSEMa del 21/07/2023	29/07/2023	FBO	FBO	PPU
02	Riscontro rapporto di Validazione del 06/03/2023	20/04/2023	FBO	FBO	PPU
01	Emissione e Seguito Note APSEMa al 02/02/2023	01/02/2023	FBR	FBR	LAG
REV	DESCRIZIONE	DATA	REDATTO	VERIFICATO	APPROVATO