


PROSPETTO OVEST – VIA GALLO

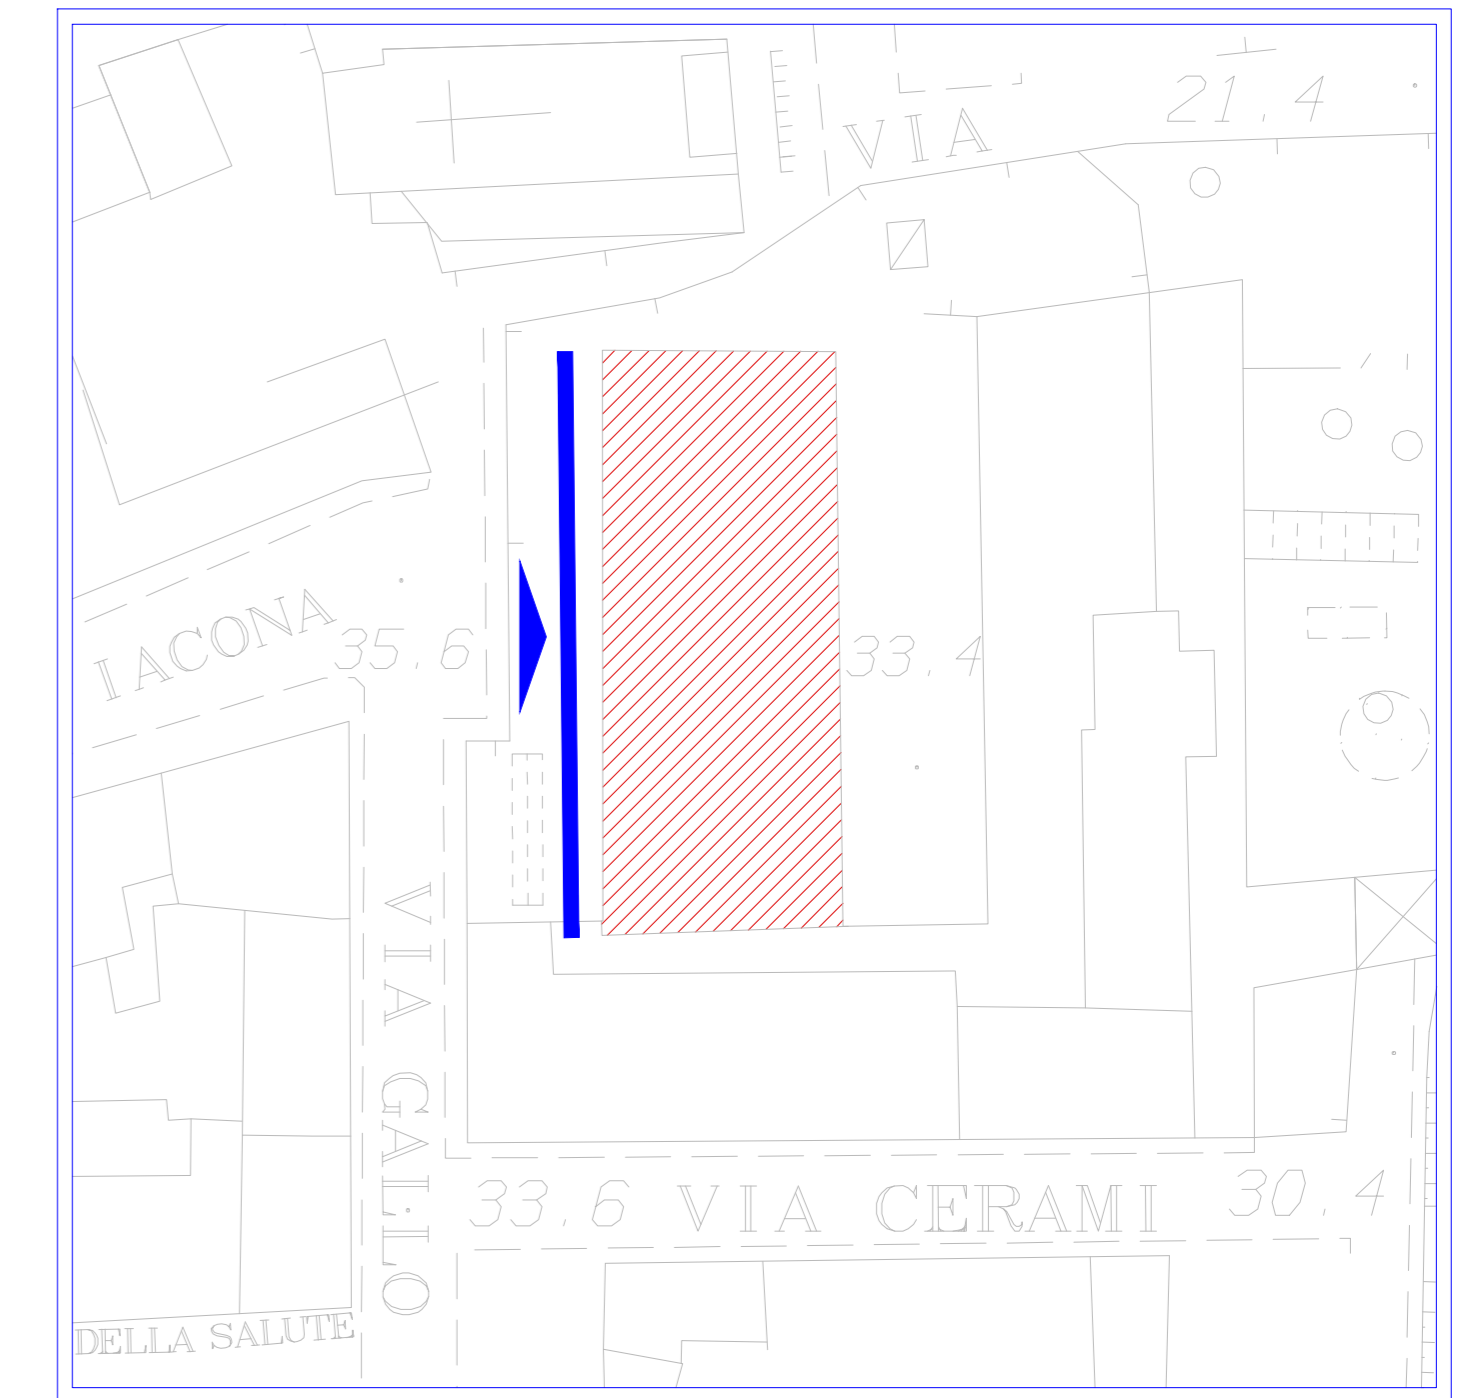

Prospetto oggetto della tavola



ΠΡΩΤΟΦΑΣΗ ΠΡΟΤΥΠΟΥ ΠΡΟΓΡΑΜΜΑΤΟΣ ΕΡΓΩΝ

A.P.S.E.Ma.



PROGETTO DEFINITIVO

<b>B.14</b>	Scala 1:100	<b>INTERVENTI DI RIFUNZIONALIZZAZIONE STATO DI PROGETTO Prospetto Ovest</b>	
Data: aprile 2020		<b>BLOCCO 2 INTERVENTO DI RIQUALIFICAZIONE ENERGETICA</b>	
RESPONSABILE PROCEDIMENTO Ing. G. L. IACONA		PROGETTISTI	
PROIEZIONE: Prof. Ing. CALO' F. A. GREGO COLLABORATORI: Ingg. A. RUSSO - V. VALOTTA		Ing. F. FILIPPINO (IMPIANTI ELETTRICI E SPECIALI)	Ing. A. LO GIUDICE (IMPIANTI ELETTRICI E SPECIALI)
Ing. M. AIELLO (IMPIANTO ANTINCENDIO)	Ing. S. PULVIRENTI (COORD. SICUREZZA/PROGETTAZIONE)	Ing. G. CASTROGIOVANNI (IMPIANTI MECCANICI)	Ing. G. GRANATA (TRASMISSIONE DATI)