


Sezione trasversale E-O

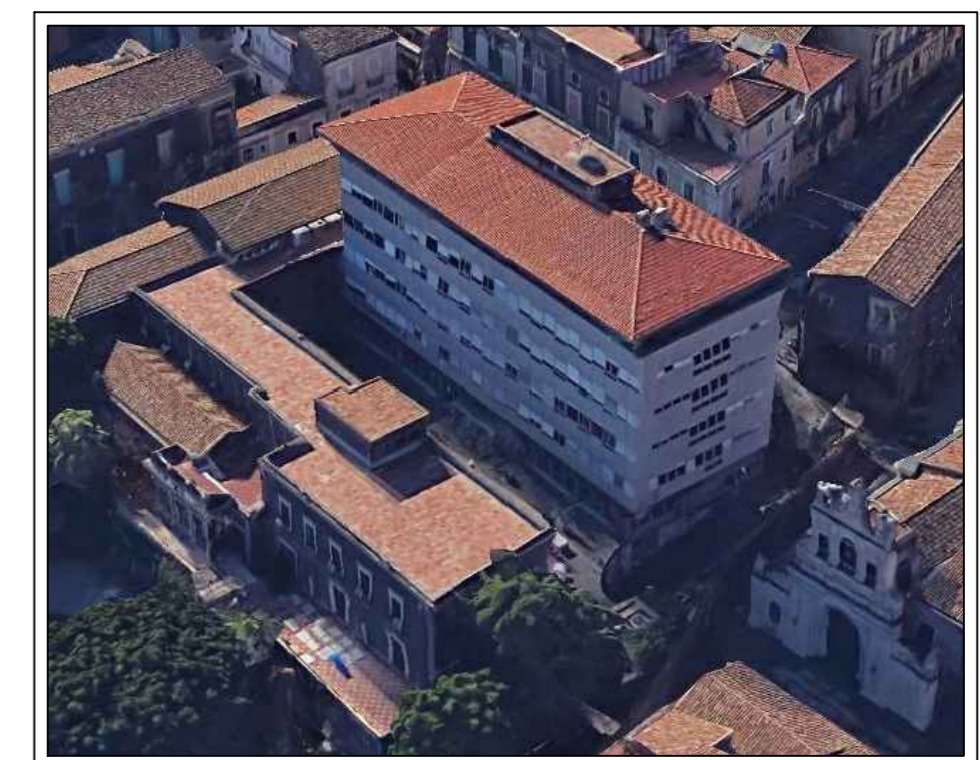

ΠΡΟΤΥΠΟ ΠΡΟΪΚΤΑΣΗ

A.P.S.E.Ma.



PROGETTO DEFINITIVO

EG.19  
STATO DI FATTO  
Sezione trasversale E-O

Scala 1:100

INTERVENTI DI RIFUNZIONIZZAZIONE  
VIA GALLO, CATANIA "PALAZZO BOSCARINO"

ELABORATI GENERALI

Data:  
aprile 2020

Agg.:

RESPONSABILE PROCEDIMENTO ing. G. L. IACONA	Prof. ingg. I. CAUO' e A. GRECO Collab. ne. ingg. A. RUSSO - V. VALOTTA	Prof. ingg. S. D'URSO, G. MARGANI, V. SAPIENZA Collab. ne. ingg. G. ROCONO - F. PLATANIA	viso: il DIRIGENTE dot. C. VICARELLI
PROGETTISTI			
ing. A. NIGRO (COORD. PROGETTAZIONE, ASPETTI STRUTTURALI)	arch. E. PORTO - A. CANNISTRA' (ASPETTI ARCHITETTONICI)	ing. F. FILIPPINO (IMPIANTI ELETTRICI E SPECIALI)	ing. A. LO GIUDICE (IMPIANTI ELETTRICI E SPECIALI)
ing. M. AIELLO (IMPIANTO ANTINCENDIO)	dot. ssa M. C. MARINO (ASPETTI GEOLOGICI)	ing. S. PULVIRENTI (COORD. SICUREZZA PROGETTAZIONE)	geom. G. MAZZEO (ELABORATI TECNICO-CONTABILI)
			ing. G. CASTROGIOVANNI (IMPIANTI MECCANICI)
			sig. G. GIUNTA (TRASMISSIONE DATI)