




UNIVERSITA' DEGLI STUDI DI CATANIA
 AREA DELLA PROGETTAZIONE, DELLO SVILUPPO EDILIZIO
 E DELLA MANUTENZIONE



TAV: ASC.01	PROGETTO DEFINITIVO LAVORI PER LA FORNITURA E POSA IN OPERA DI UN NUOVO IMPIANTO DI ASCENSORE ELETTRICO MRL DA INSTALLARE NELL'EDIFICIO DI VIA S. NULO N.5/1 A CATANIA
SCALA: 1:100	
N° PROGETTO: (DIRECTORY)	ELABORATO: IMPIANTI ELEVATORI
DATA: APRILE 2018	PIANTA PIANO TERRA
FILE	
RESPONSABILE UNICO DEL PROCEDIMENTO: Ing. <i>Angelo Terrasi</i>	
PROGETTISTI: Ing. <i>Angelo Terrasi</i>	
V. IL DIRETTORE GENERALE UNIVERSITA' DEGLI STUDI DI CATANIA	

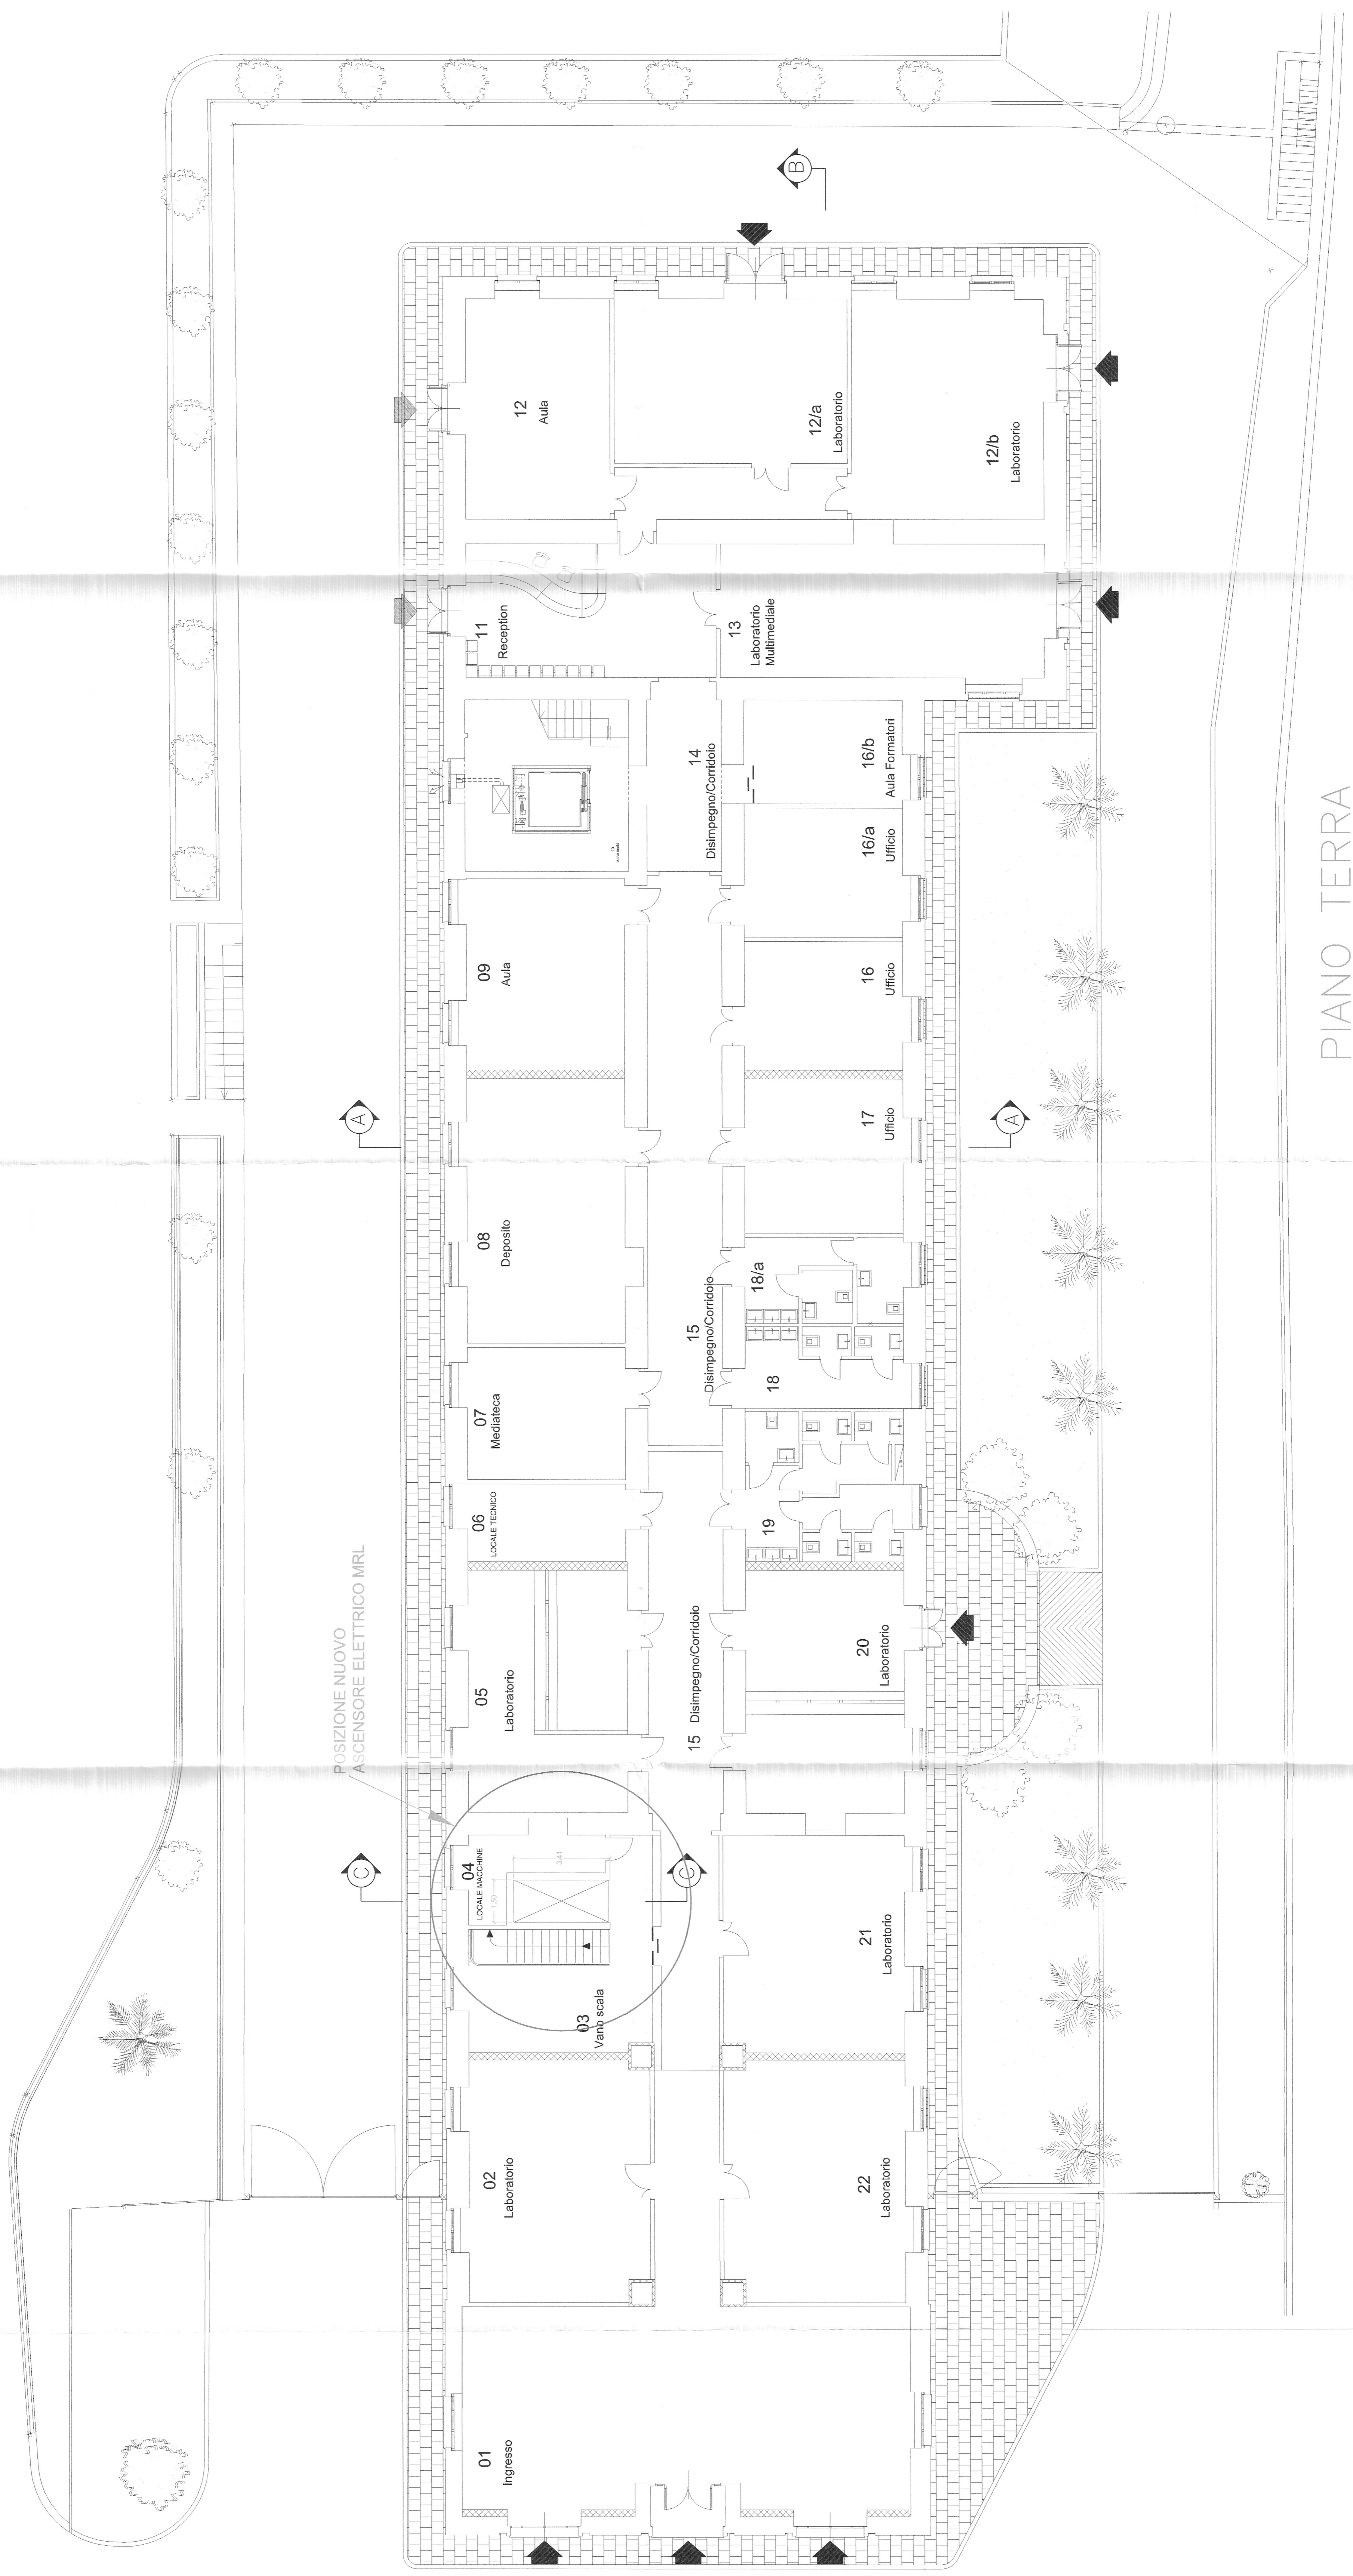

PIANO TERRA
 SCALA 1:100